


PLANTA BAIXA -LUMINOTECNICO

escala 1/40

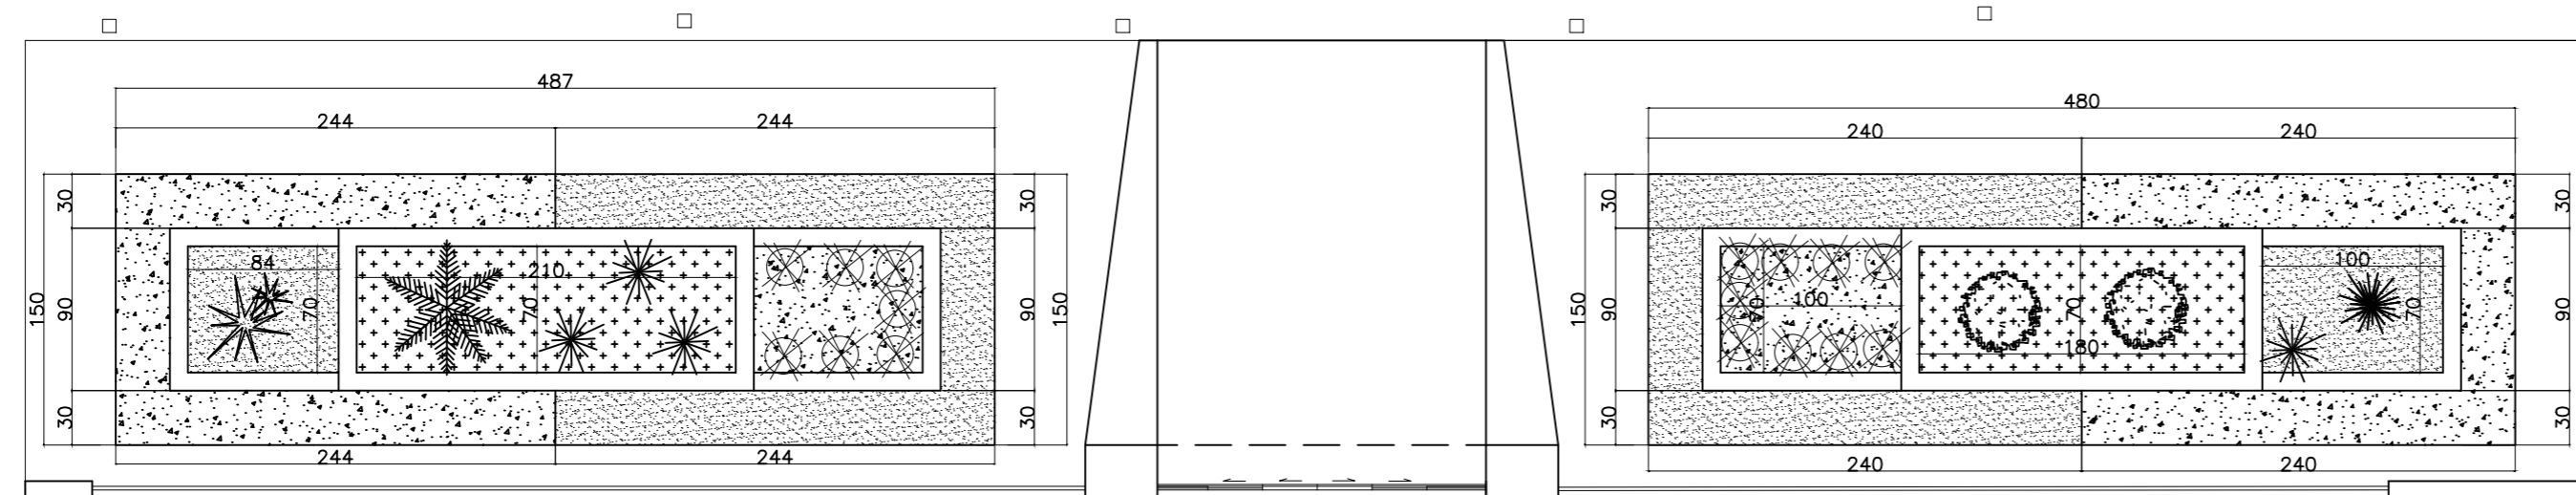

PLANTA BAIXA -PAISAGISMO


escala 1/40

LEGENDA

- PLANTA CICA
- ROSEIRA BRANCA EXISTENTE
- TUIA KARZUCA
- BUXINHO
- PATA DE ELEFANTE
- MOREIA BRANCA
- CASCA PINUS
- PEDRISCO BRANCO
- GRAMA ESMERALDA

LEGENDA

- BALIZADOR SPOT LED EMBUTIDO CHAO
- POSTE BALIZADOR COM LUMINARIA H=50 CM

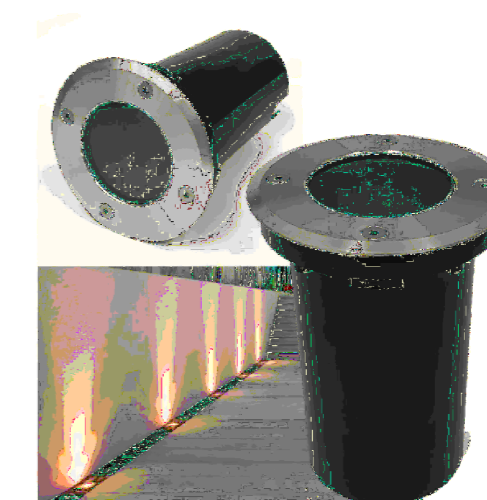

SPOT DE LED CHAO



POSTE

PROJETO	TÍTULO:	Projeto Reforma Arquitetônico Fachada	
	CONTEÚDO:	Planta Baixa ,Fachada Frontal e elevação	
	USO:	INSTITUCIONAL	
RT PROJETO:	KARINA ERICA DE OLIVEIRA	A42262-2 CAU	DATA: 30/08/2021
COLABORADOR:			DESENHO: A2
RT EXECUÇÃO:		CREA	FOLHA: 02/02
PROPRIETÁRIO:	CAMARA MUNICIPAL DE SÃO GONÇALO DO PARÁ	CNPJ	